

PLANUNG UND BAULEITUNG:

kplanAG

Bahnhofstraße 13
93326 Abensberg
Telefon: 09443 921-0
Mail: #Planer:in E-Mail
Web: www.kplan.de

BAUVORHABEN:

Neubau
Integrierte Leitstelle Ingolstadt
Besenbinderstraße 4
85139 Wettsetten

BAUHERR:

Zweckverband für Rettungsdienst und
Feuerwehralarmierung Region
Ingolstadt
Auf der Schanz 30
85049 Ingolstadt
Tel.: 0841 14254200

ENTWURF

DARSTELLUNG:

Grundriss DA

VORABZUG


± 0,00 = 392,70 m ü. NHN = OK FFBE EG

Projekt LPH Gewerk Nummer Status Index Typ

7770_3_AR_0350_V_04_GR

Index	Datum	Index	Kürzel
2024-10-30		VORABZUG	

Maßstab	Planersteller
1:100	Pkl
Blattgröße	Datum
594x420	2024-07-12

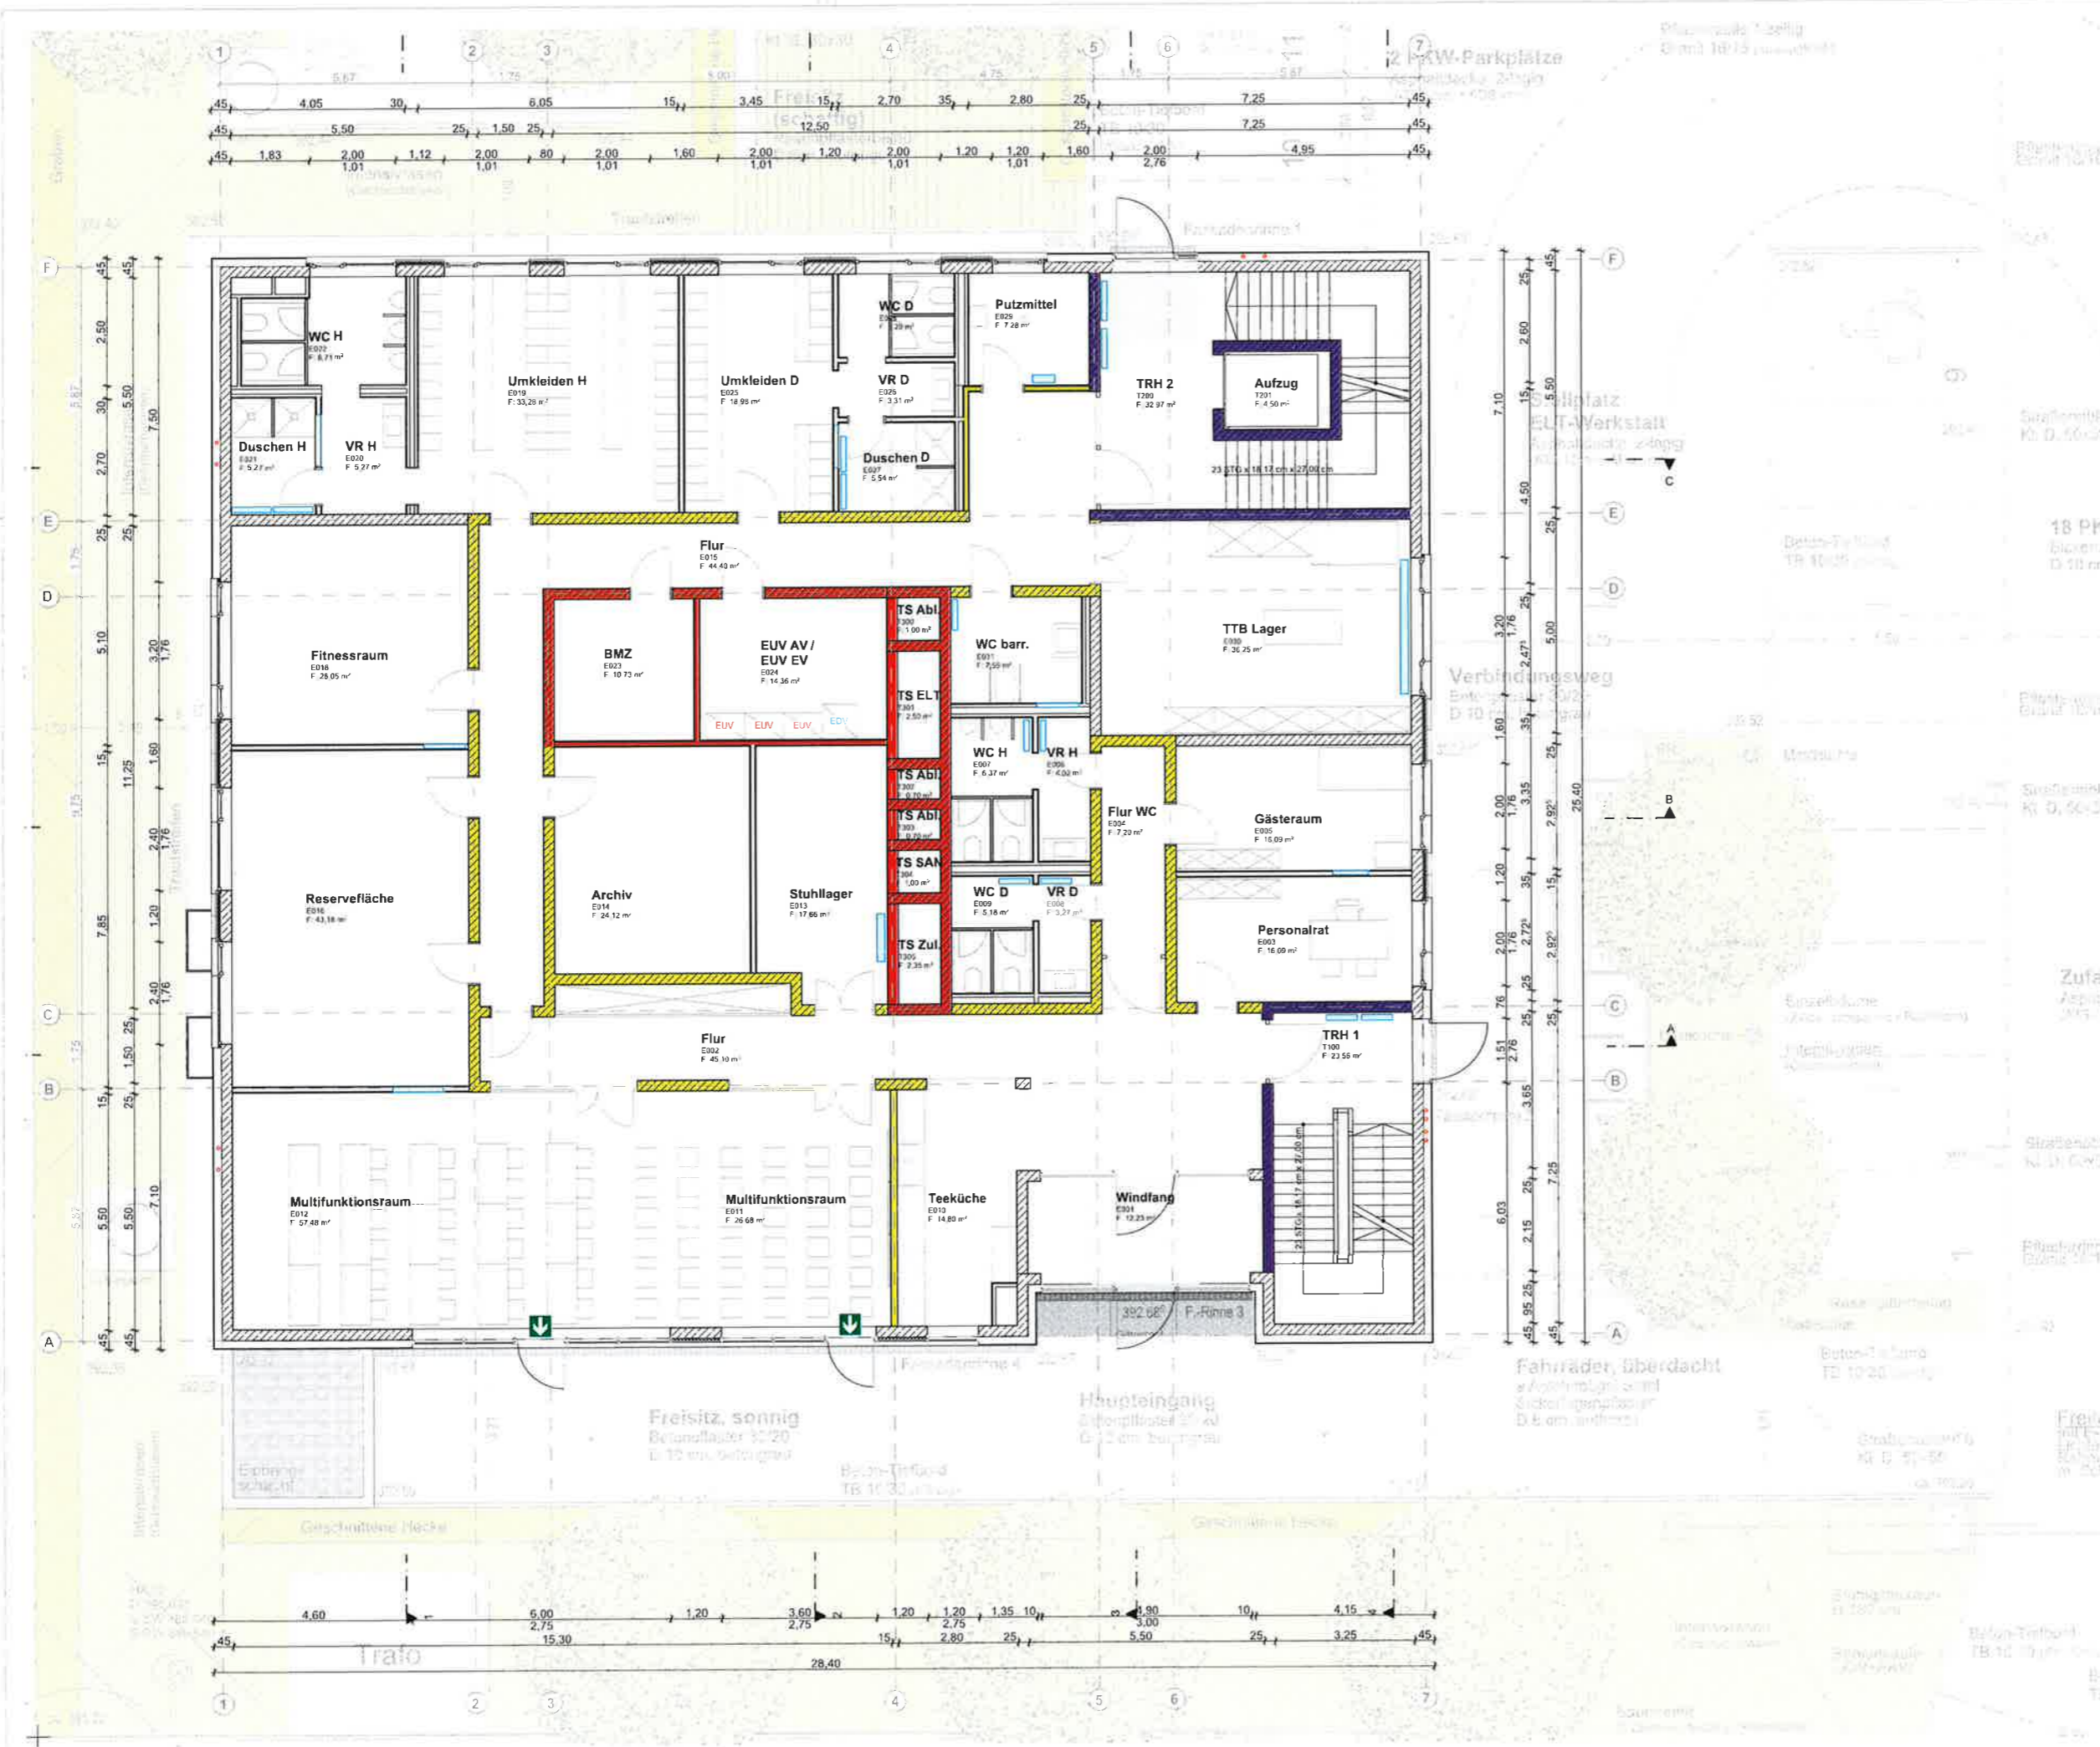

PLANUNG UND BAULEITUNG:

kplan AG
 Bahnhofstraße 13
 93326 Abensberg
 Telefon: 09443 921-0
 Mail: #Planer:in E-Mail
 Web: www.kplan.de

BAUVORHABEN:

Neubau
 Integrierte Leitstelle Ingolstadt
 Besenbinderstraße 4
 85139 Wettstetten

BAUHERR:

Zweckverband für Rettungsdienst und
 Feuerwehralarmierung Region
 Ingolstadt
 Auf der Schanz 30
 85049 Ingolstadt
 Tel.: 0841 14254200

ENTWURF

DARSTELLUNG:

Grundriss EG

VORABZUG

± 0,00 = 392,70 m ü. NHN = OK FFB EG

Projekt LPH Gewerk Nummer Status Index Typ

7770_3_AR_0320_V_03_GR




Index Datum	Index Kürzel
2024-10-30	VORABZUG

Maßstab Planersteller

1:100 Pkl

Blattgröße Datum

594x420 2024-07-12

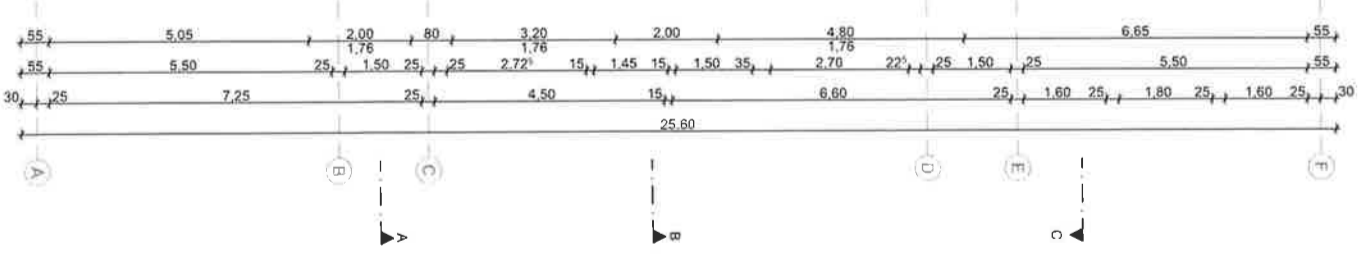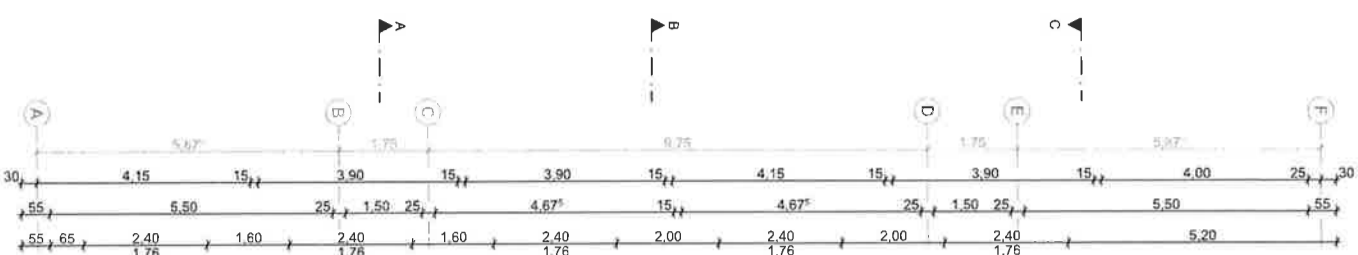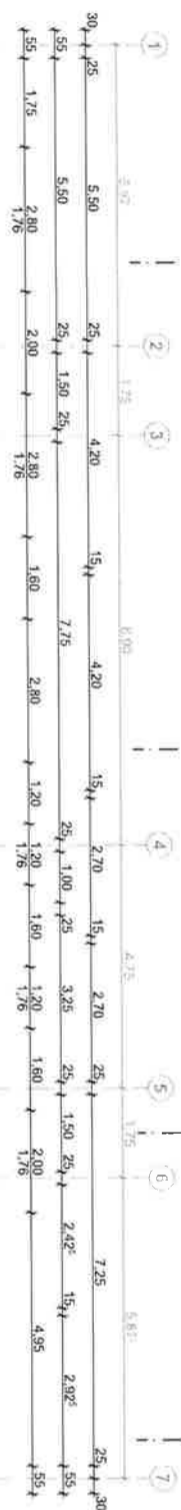

PLANUNG UND BAULEITUNG:

kplan^{AG}
 Bahnhofstraße 13
 93326 Avensternberg
 Telefon: 09443 921-0
 Mail: #planer@kplan.de
 Web: www.kplan.de

BAUVORHABEN:

Neubau
 Integrierte Leitstelle Ingolstadt
 Besenbinderstraße 4
 85139 Weistetten

BAUHERR:

Zweckverband für Rettungsdienst und
 Feuerwehralarmierung Region
 Ingolstadt
 Auf der Schanz 30
 85049 Ingolstadt
 Tel.: 0841 14254200

ENTWURF

DARSTELLUNG:

Grundriss OG1

VORABZUG

± 0,00 = 392,70 m ü. NNH = OK FFB EG

Projekt_LPH_Gewerk_Nummer_Status_Index_Typ

7770_3_AR_0330_V_03_GR

Index_Datum

2024-10-30

VORABZUG

Maßstab

1:100

Blattgröße

594x420

Planersteller

PKI

Datum

2024-07-12



PLANUNG UND BAULEITUNG:

kplan AG

Bahnhofstraße 13
93326 Abensberg
Telefon: 09443 921-0
Mail: #Planer:in E-Mail
Web: www.kplan.de

BAUVORHABEN:

Neubau
Integrierte Leitstelle Ingolstadt
Besenbinderstraße 4
85139 Wettstetten

BAUHERR:

Zweckverband für Rettungsdienst und
Feuerwehralarmierung Region
Ingolstadt
Auf der Schanz 30
85049 Ingolstadt
Tel.: 0841 14254200

ENTWURF

DARSTELLUNG:

Grundriss OG2

VORABZUG

± 0,00 = 392,70 m ü. NHN = OK FFB EG


Projekt LPH Gewerk Nummer Status Index Typ

7770_3_AR_0340_V_03_GR

Index	Datum	Index	Kürzel
2024-10-30		VORABZUG	

Maßstab	Planersteller
1:100	Pkl

Blattgröße	Datum
594x420	2024-07-12

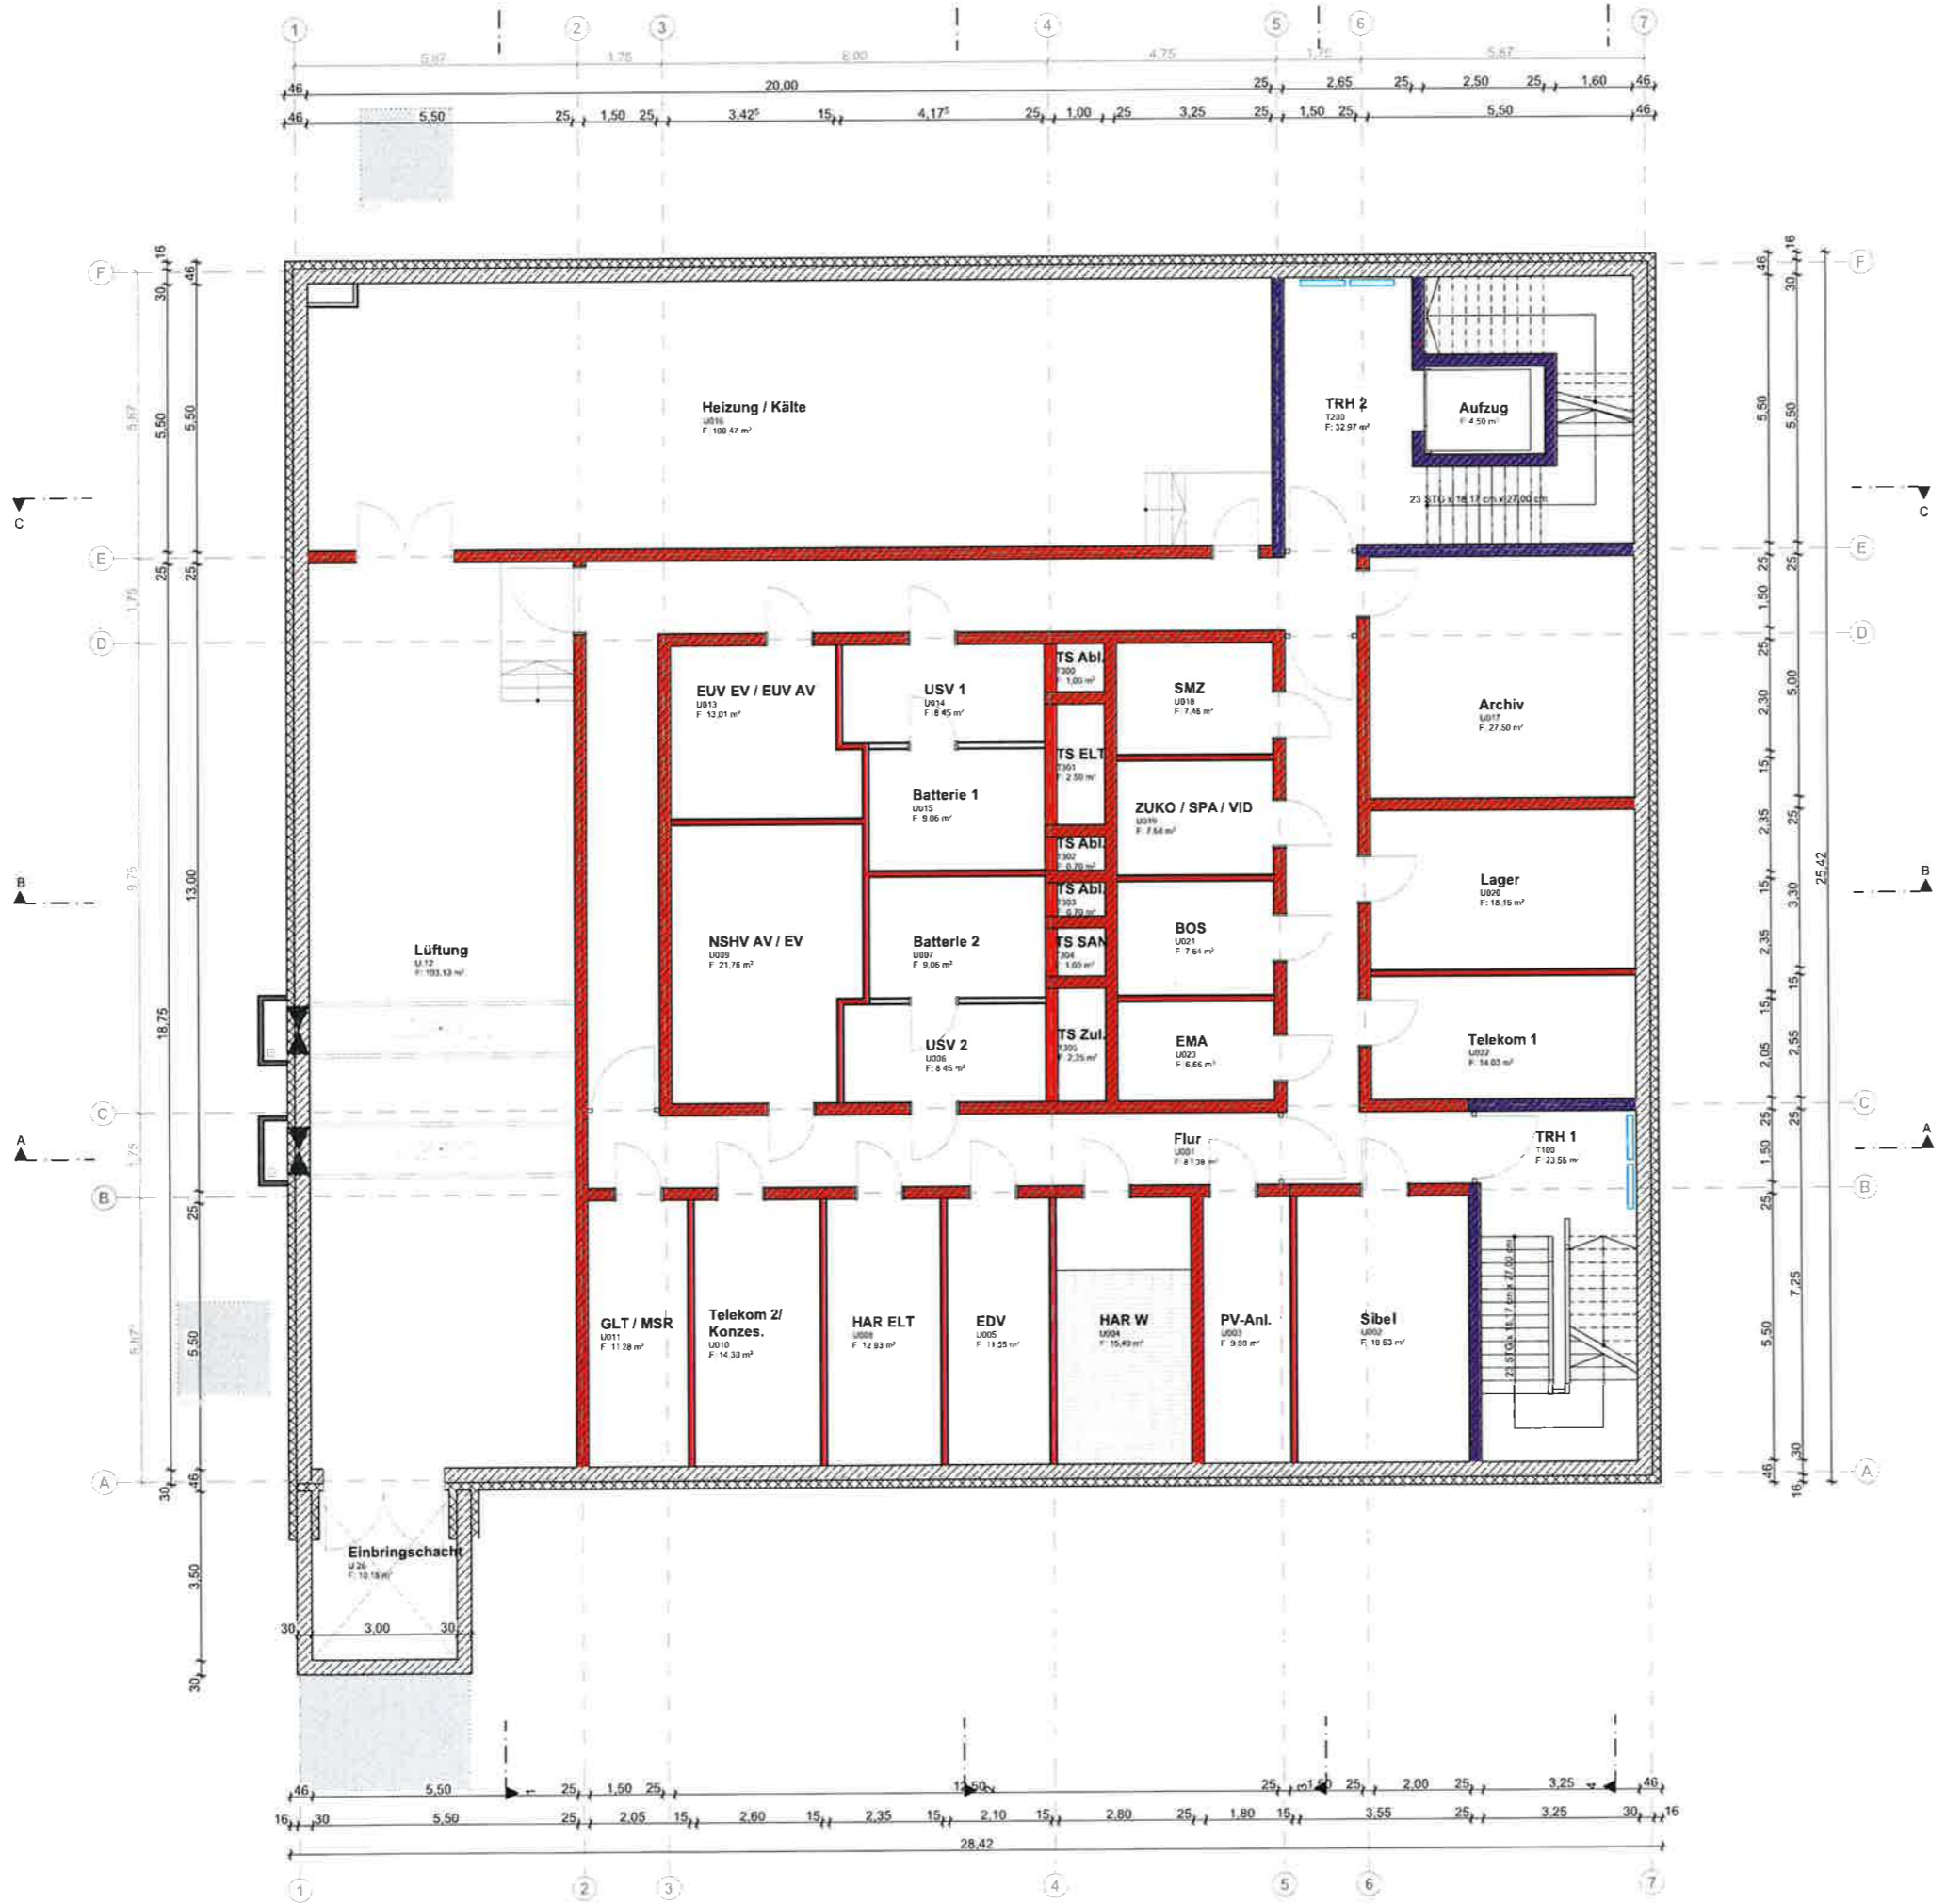

PLANUNG UND BAULEITUNG:



Bahnhofstraße 13
 93326 Abensberg
 Telefon: 09443 921-0
 Mail: #Planer:in E-Mail
 Web: www.kplan.de

BAUVORHABEN:

Neubau
 Integrierte Leitstelle Ingolstadt
 Besenbinderstraße 4
 85139 Wettsetten

BAUHERR:

Zweckverband für Rettungsdienst und
 Feuerwehralarmierung Region
 Ingolstadt
 Auf der Schanz 30
 85049 Ingolstadt
 Tel.: 0841 14254200

ENTWURF

DARSTELLUNG:

Grundriss UG

VORABZUG

± 0,00 = 392,70 m ü. NHN = OK FFBE EG

Projekt LPH Gewerk Nummer Status Index Typ

7770_3_AR_0310_V_03_GR

Index	Datum	Index	Kürzel
2024-10-30		VORABZUG	

Maßstab Planersteller

1:100 Pkl

Blattgröße Datum

594x420 2024-07-12